
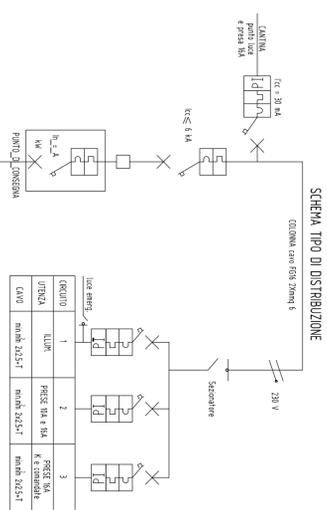
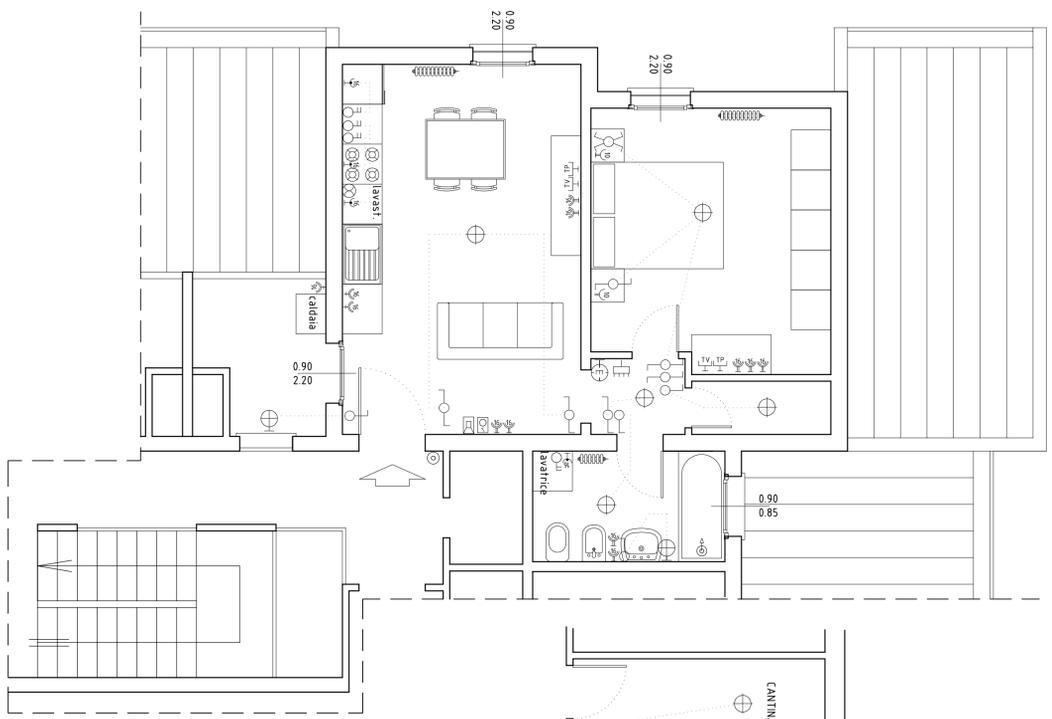
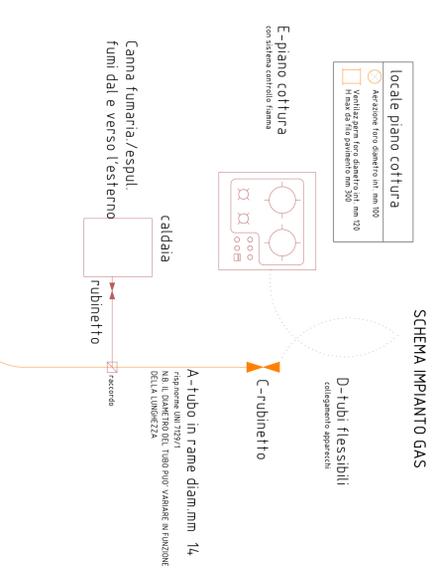


SCHEMA IMPIANTO ELETTRICO
scala 1:50

SCHEMA IMPIANTO IDRICO

- LEGENDA**
- Quadro di distribuzione
 - Interruttore magnetotermico
 - Interruttore differenziale
 - Punto luce a soffitto
 - Punto luce a parete
 - Punto luce soffitto a tempo
 - Punto luce parete a tempo
 - Punto luce emergenza a parete
 - Interruttore unipolare
 - Interruttore bipolare
 - Deviatore unipolare
 - Invertitore
 - Ventilatore in: luminosa
 - Pulsante a tirante
 - Pulsante luminoso
 - Pulsante suoneria
 - Pulsante suon.-targetta
 - Ronzatore
 - Cronotermostato ambiente
 - Citofono
 - Pulsantiera citofono
 - Serratura elettrica
 - Presse ZP-T 10A
 - Presse ZP-T 16A
 - Presse ZP-T 16A bipasso
 - Presse ZP-T 16A bipasso H 100
 - Presse ZP-T 16A bipasso stagna comandata
 - Presse 16A con interrutti. bipolare
 - Presse 16A con mt bipol. interbloccato
 - Presse 16A pretrita-comandata
 - Presse telecomunicazioni TV
 - Aspiratore elettrico
 - Scaldia acqua elettrico 25/20 l

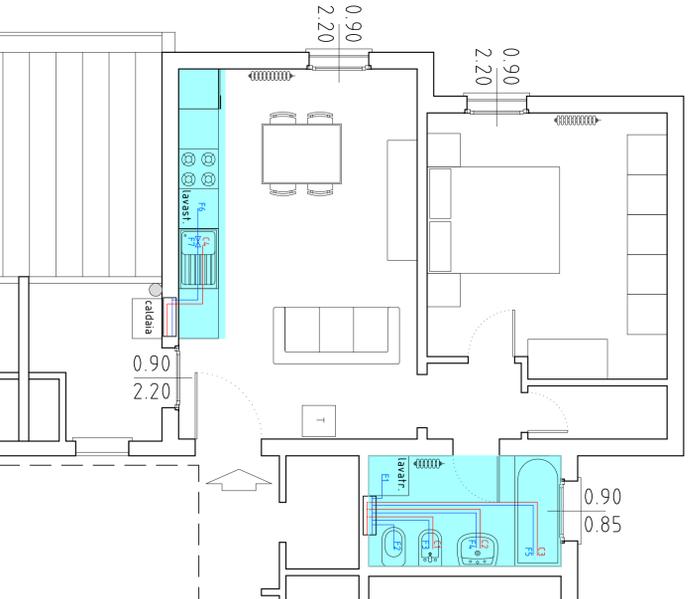

| DESCRIZIONE | 1 | 2 | 3 |
|-----------------|---|---|---|
| LUCE SERRI | 1 | 2 | 3 |
| LUCE | 1 | 2 | 3 |
| PRESE 16A + 16A | 1 | 2 | 3 |
| PRESE 16A + 16A | 1 | 2 | 3 |
| PRESE 16A + 16A | 1 | 2 | 3 |
| PRESE 16A + 16A | 1 | 2 | 3 |

- LEGENDA**
- Caldaia
 - Caldaia a condensazione a camera stagna e irraggio forzato
 - Cronotermostato ambiente
 - Demolizione e farcimento del massetto
 - Canna fumaria
 - Collettore acqua calda e fredda
 - Tubazione acqua calda in polipropilene
 - Ferrosaldabile norme IIR mm 14
 - Tubazione acqua fredda in polipropilene
 - Ferrosaldabile norme IIR mm 14

ERP Massa Carrara SPA

Legge 80/2014, Linea B

MANUTENZIONE STRAORDINARIA DI 3 ALLOGGI SITTINI
VIA DON MINZONI 4, VIA MARTIRI DI BELFIORE 2 E 5 S
DEL CERRETTO 63 - COMUNE DI AULLA (MS)
CUP: D89G16000320002

ALLOGGIO
SS DEL CERRETTO 63
Estratto mappa
Documentazione fotografica
Pianta stato di fatto
Pianta sovrapposti
Schemi impianti

TAV.03

| | | | | |
|------------|------|-----------------|--------|---------------------|
| Data | Rev. | 0 documenti | Stato | Partenza 18/03/2018 |
| 08/03/2018 | 0 | 1004/1100/AR/03 | Valido | 18/03/2018 |

Il Responsabile Unico del Procedimento
Arch. Domenico Barichiani

Il progettista
Arch. Fausta Di Piero